



Abaco dei locali - Piano Terra						
N°	Destinazione d'uso	Superficie	Altezza	Volume	Superfici e aerante	Superficie illuminante
1	Bussola ingresso	7.15 m²	3.00	21.44 m³	(*)	(***)
2	Attesa principale	31.96 m²	3.00	95.88 m³	0,19	0,19
3	Accettazione	12.42 m²	3.00	37.26 m³	0,16	0,15
4	anti - pers.	1.81 m²	3.00	5.43 m³	1,11	1,12
5	wc - pers.	2.24 m²	3.00	6.73 m³	0,87	0,86
6	anti	2.26 m²	2.70	6.11 m³	(*)	(***)
7	wc H	3.92 m²	2.40	9.41 m³	(*)	(***)
8	Distribuzione	16.79 m²	2.40	40.31 m³	(*)	(***)
9	Ingresso barellati	9.06 m²	3.00	27.19 m³	(*)	(***)
10	Segreteria	15.20 m²	3.00	45.59 m³	0,26	0,26
11	Ambulatorio	14.11 m²	3.00	42.32 m³	0,28	0,28
12	Refertazione	15.75 m²	3.00	47.24 m³	0,25	0,25
13	Locale tecnico	6.45 m²	2.70	17.42 m³	(*)	(***)
14	Attesa barellati	12.42 m²	3.00	37.27 m³	(*)	(***)
15	Refertazione PET	12.46 m²	3.00	37.39 m³	(*)	(***)
16	wc	1.80 m²	3.00	5.41 m³	1,05	1,05
17	anti	2.15 m²	2.40	5.15 m³	(*)	(***)
18	wc	3.24 m²	2.40	7.78 m³	(*)	(***)
19	Cicloergometro	15.49 m²	3.00	46.47 m³	0,26	0,26
20	Gamma camera	15.12 m²	3.00	45.36 m³	(*)	(***)
21	Sala controllo	10.06 m²	3.00	27.17 m³	(*)	(***)
22	Iniezione	7.62 m²	3.00	22.87 m³	(*)	(***)
23	wc - caldo H	6.15 m²	2.70	16.62 m³	(*)	(***)
24	Attesa calda	19.26 m²	3.00	57.79 m³	0,90	0,90
24A	Filtro	3.43 m²	3.00	10.28 m³		
25	Spogl.	2.36 m²	2.70	6.37 m³	(*)	(***)
26	Gamma camera	37.49 m²	3.00	112.47 m³	(*)	(***)
27	Sala controllo	10.07 m²	3.00	30.21 m³	(*)	(***)
28	Passa campioni	2.14 m²	3.00	6.43 m³	(*)	(***)
29	Decontaminazione	3.15 m²	3.00	9.46 m³	(*)	(***)
30	Filtro C	4.04 m²	2.40	9.70 m³	(*)	(***)
31	Filtro D	3.94 m²	2.40	9.46 m³	(*)	(***)
32	Infusione	6.90 m²	3.00	20.70 m³	(*)	(***)
33	Controllo	13.72 m²	3.00	41.15 m³	(*)	(***)
34	Infusione	7.06 m²	3.00	21.19 m³	(*)	(***)
35	Attesa bar. calda	7.89 m²	3.00	23.66 m³	(*)	(***)
36	PET	40.58 m²	3.00	121.73 m³	(*)	(***)
37	Spogliatoio	3.24 m²	2.70	8.75 m³	(*)	(***)
38	Spogliatoio	3.24 m²	2.70	8.75 m³	(*)	(***)
39	Spogliatoio	5.78 m²	2.70	15.60 m³	(*)	(***)
40	Loc. Tecnico PET	10.91 m²	2.70	29.46 m³	(*)	(***)
41	Distribuzione	7.39 m²	2.40	17.73 m³	(*)	(***)
42	Filtro	3.95 m²	2.40	9.48 m³	(*)	(***)
43	Spogliatoio	5.86 m²	2.70	15.82 m³	0,34	0,34
44	Ingresso pers.	2.94 m²	3.00	8.82 m³	(*)	(***)
45	anti	3.36 m²	2.70	9.07 m³	0,58	0,58
46	wc	1.16 m²	2.40	2.78 m³	(*)	(***)
47	wc	1.16 m²	2.40	2.78 m³	(*)	(***)
48	Radio farmacia "C"	16.03 m²	3.00	48.09 m³	(*)	(***)
49	Distr.	12.46 m²	2.40	29.90 m³	(*)	(***)
50	Attesa calda PET	11.49 m²	3.00	34.47 m³	(*)	(***)
51	Sala attesa esterna	10.14 m²	3.00	30.41 m³	0,20	0,20
52	Ingr. radiofarmaco	2.67 m²	3.00	8.02 m³	(*)	(***)
53	Retrocella	6.45 m²	3.00	19.35 m³	(*)	(***)
54	Deposito	6.06 m²	2.70	16.36 m³	(*)	(***)
55	wc - caldo H	4.25 m²	2.70	11.48 m³	(*)	(***)
56	Controllo qualità	18.99 m²	3.00	56.98 m³	0,21	0,21
57	Deposito sporco radio	7.02 m²	2.70	18.96 m³	(*)	(***)
58	Deposito pulito	4.24 m²	2.70	11.44 m³	(*)	(***)
59	wc - pers.	1.89 m²	2.40	4.54 m³	(*)	(***)
60	anti - pers.	4.11 m²	2.70	11.09 m³	(*)	(***)
61	wc - pers.	1.87 m²	2.40	4.49 m³	(*)	(***)
62	Deposito	2.85 m²	2.70	7.69 m³	(*)	(***)
63	Distr. PET	56.68 m²	2.40	136.03 m³	(*)	(***)
64	Distribuzione	65.72 m²	2.40	157.72 m³	(*)	(***)
65	Vano scale	17.91 m²	4.82	84.71 m³	(*)	(***)

1/8 è pari al valore di 0,125
1/10 è pari al valore di 0,100
1/12 è pari al valore di 0,083
1/20 è pari al valore di 0,050

(*) Locale dotato di aerazione meccanica.
(***) Garantisce il livello di illuminamento a norma di legge.

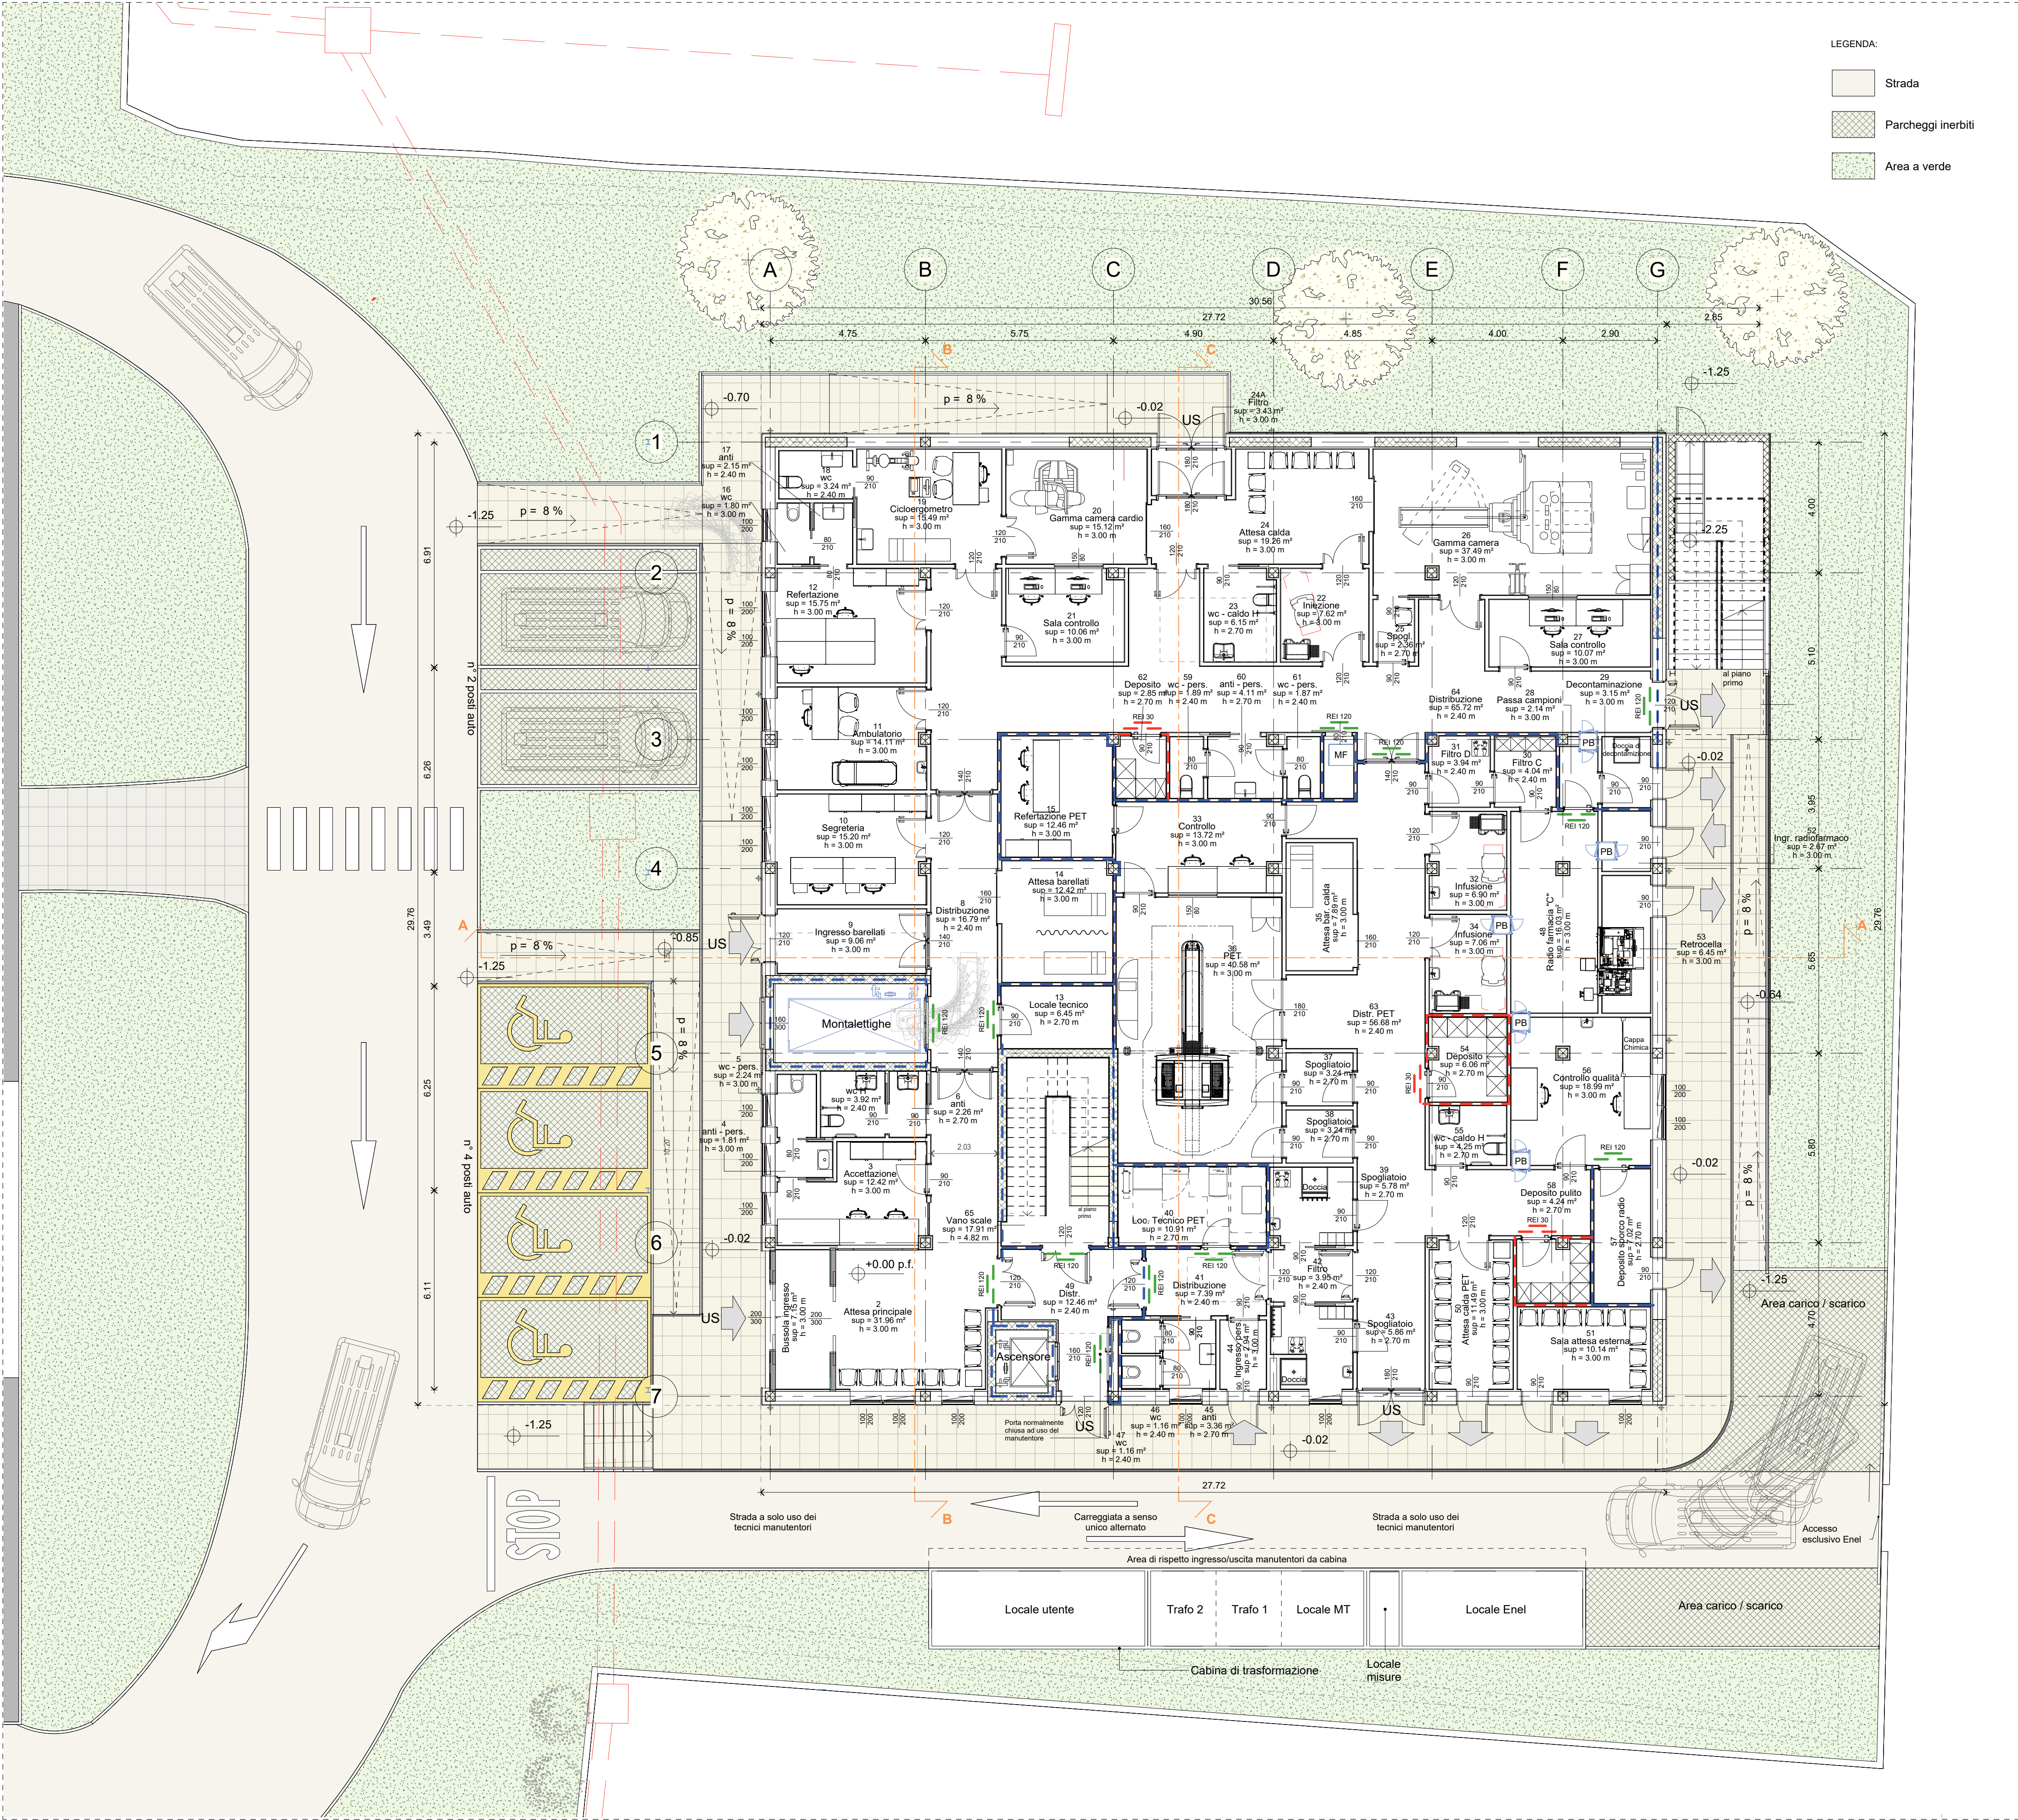

Pianta Piano Terra - Progetto
scala 1:100

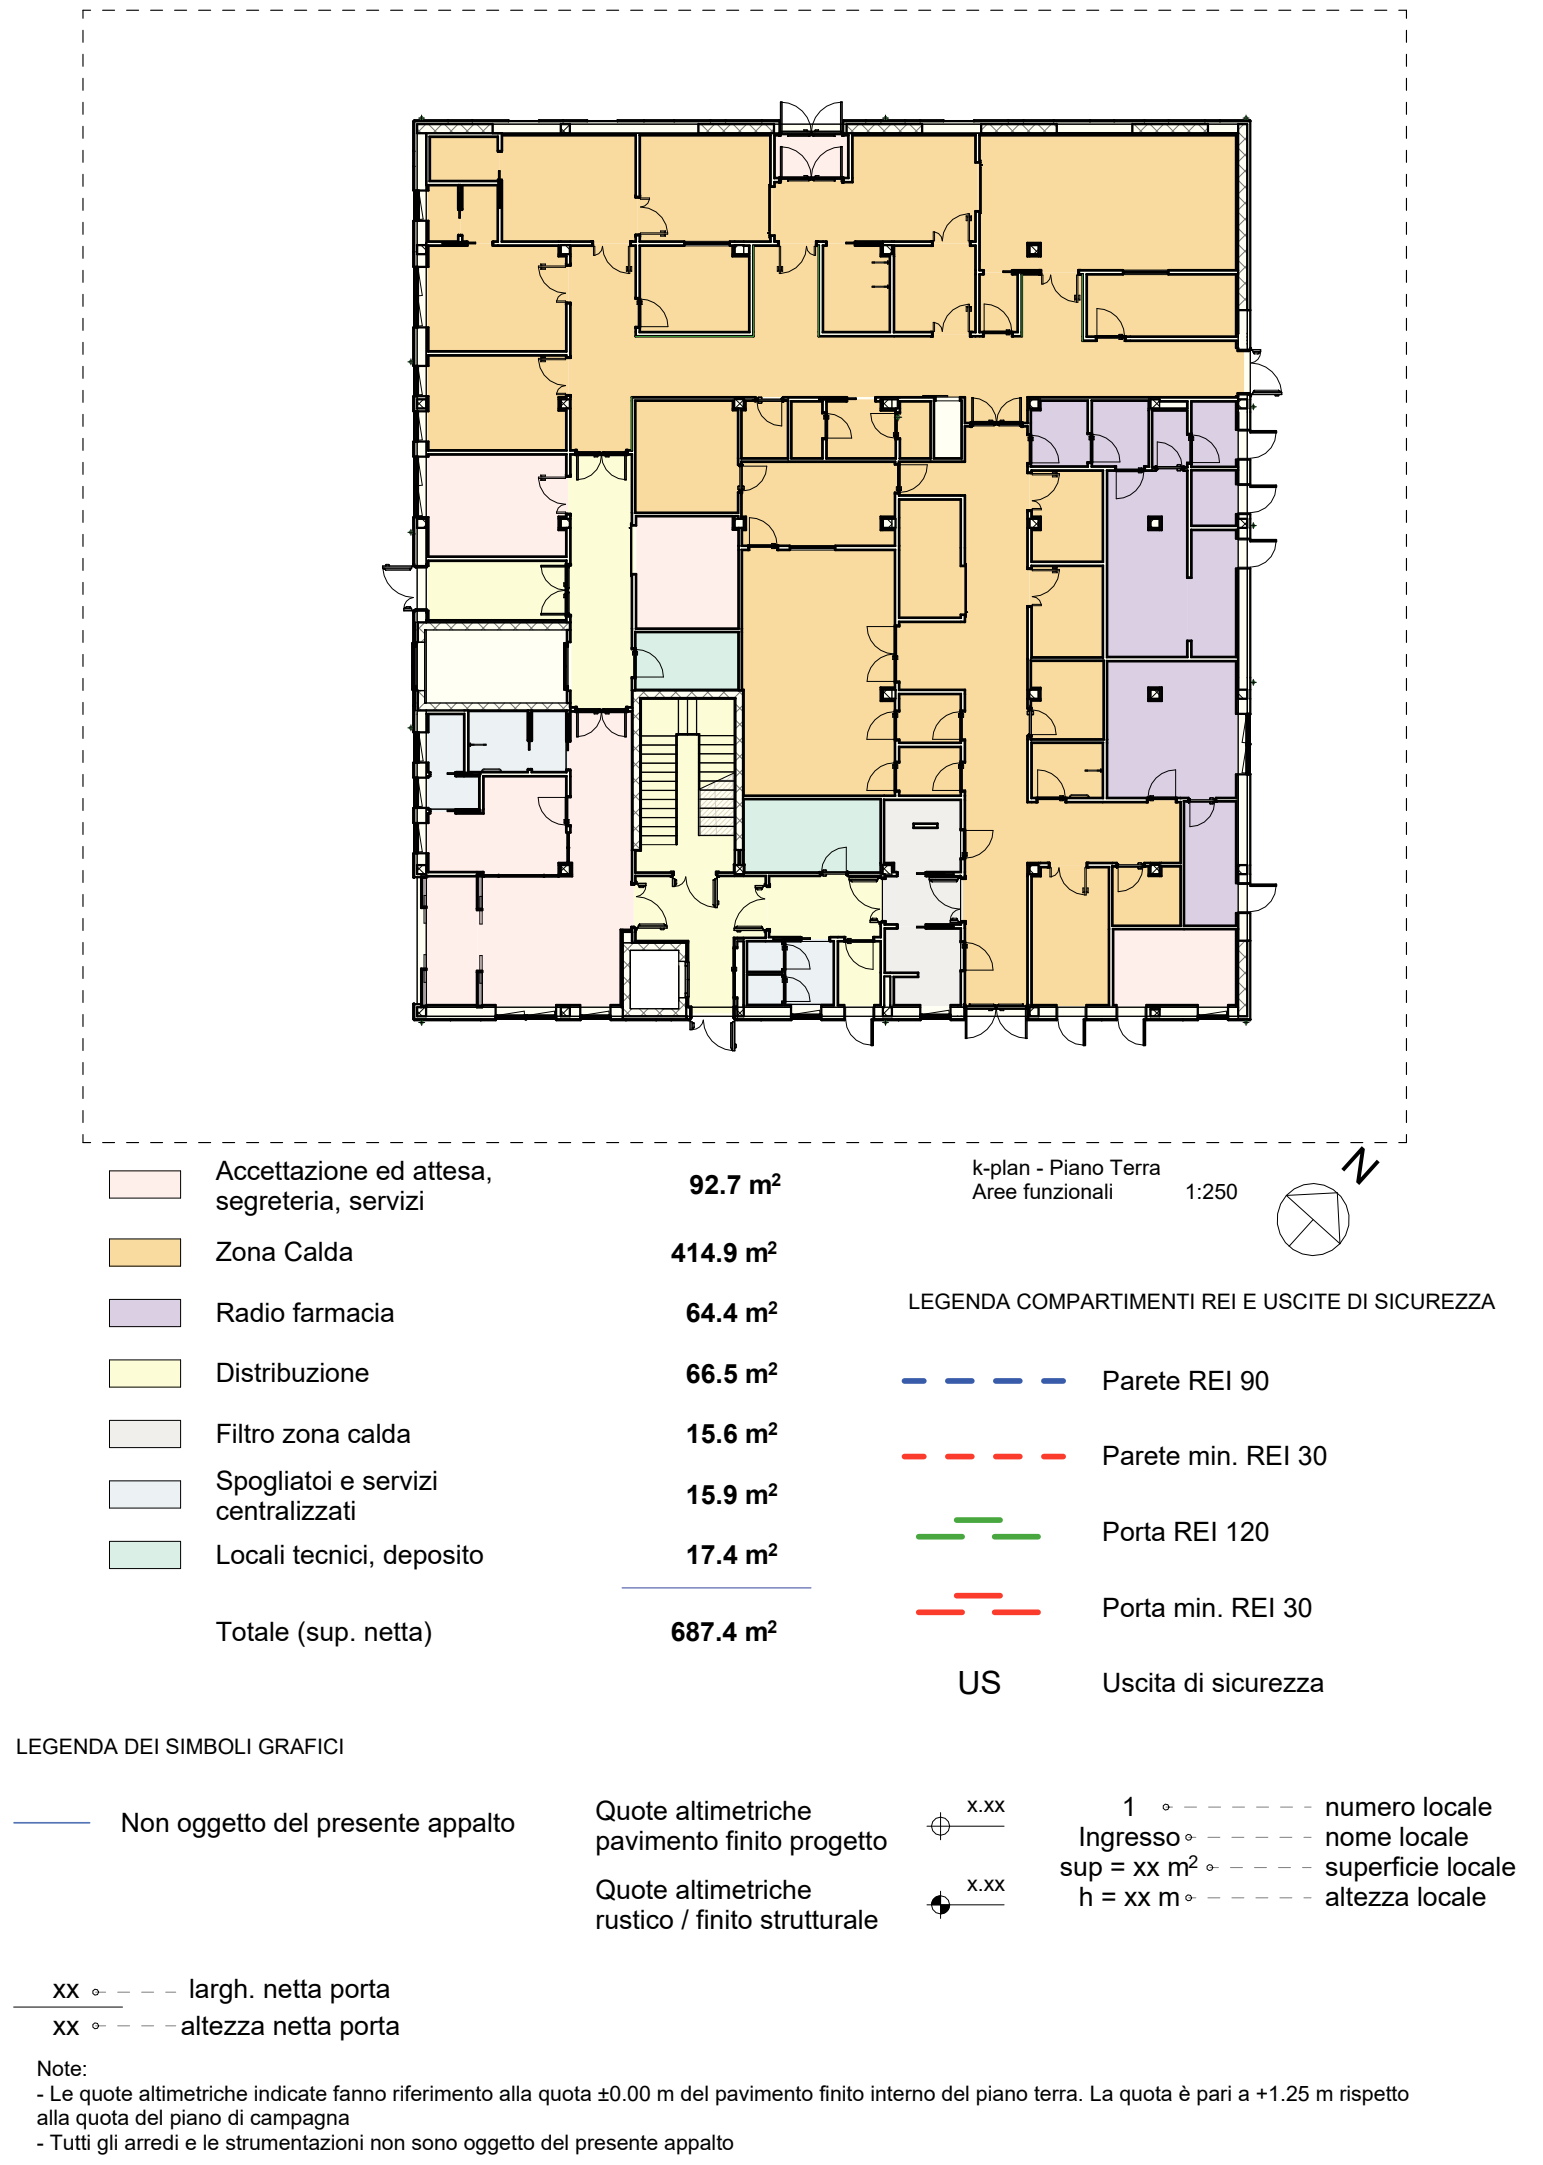

COMUNE DI MASSA

Via Porta Fabbrica 1 - 54100 MASSA (MS)

COMMITTENTE:



AZIENDA USL TOSCANA NORD OVEST

Via A. Cocchi 7/9 - 56121 PISA (PI)

Ralizzazione del Nuovo Reparto di Medicina Nucleare al
PO - Nuovo Ospedale Apuano (MS)

RUP:
Ing. Sara Carrari

PROGETTISTA:

PRISMA ENGINEERING Srl

Via XI Febbraio, n. 2/A
35020 Villatora di Saonara (PD)



Progetto di Fattibilità Tecnico Economica

PROGETTO ARCHITETTONICO

Oggetto PERMESSO DI COSTRUIRE
Progetto - Pianta Piano Terra

Codice elaborato

E-CP005

File | 05124P8003 | Data | 02 Dicembre 2024 | Rev. 00 | Scala: 1:100 |

Rev.	Data	Descrizione revisione	Redatto
00	02/12/2024	PRIMA EMISSIONE	AP